


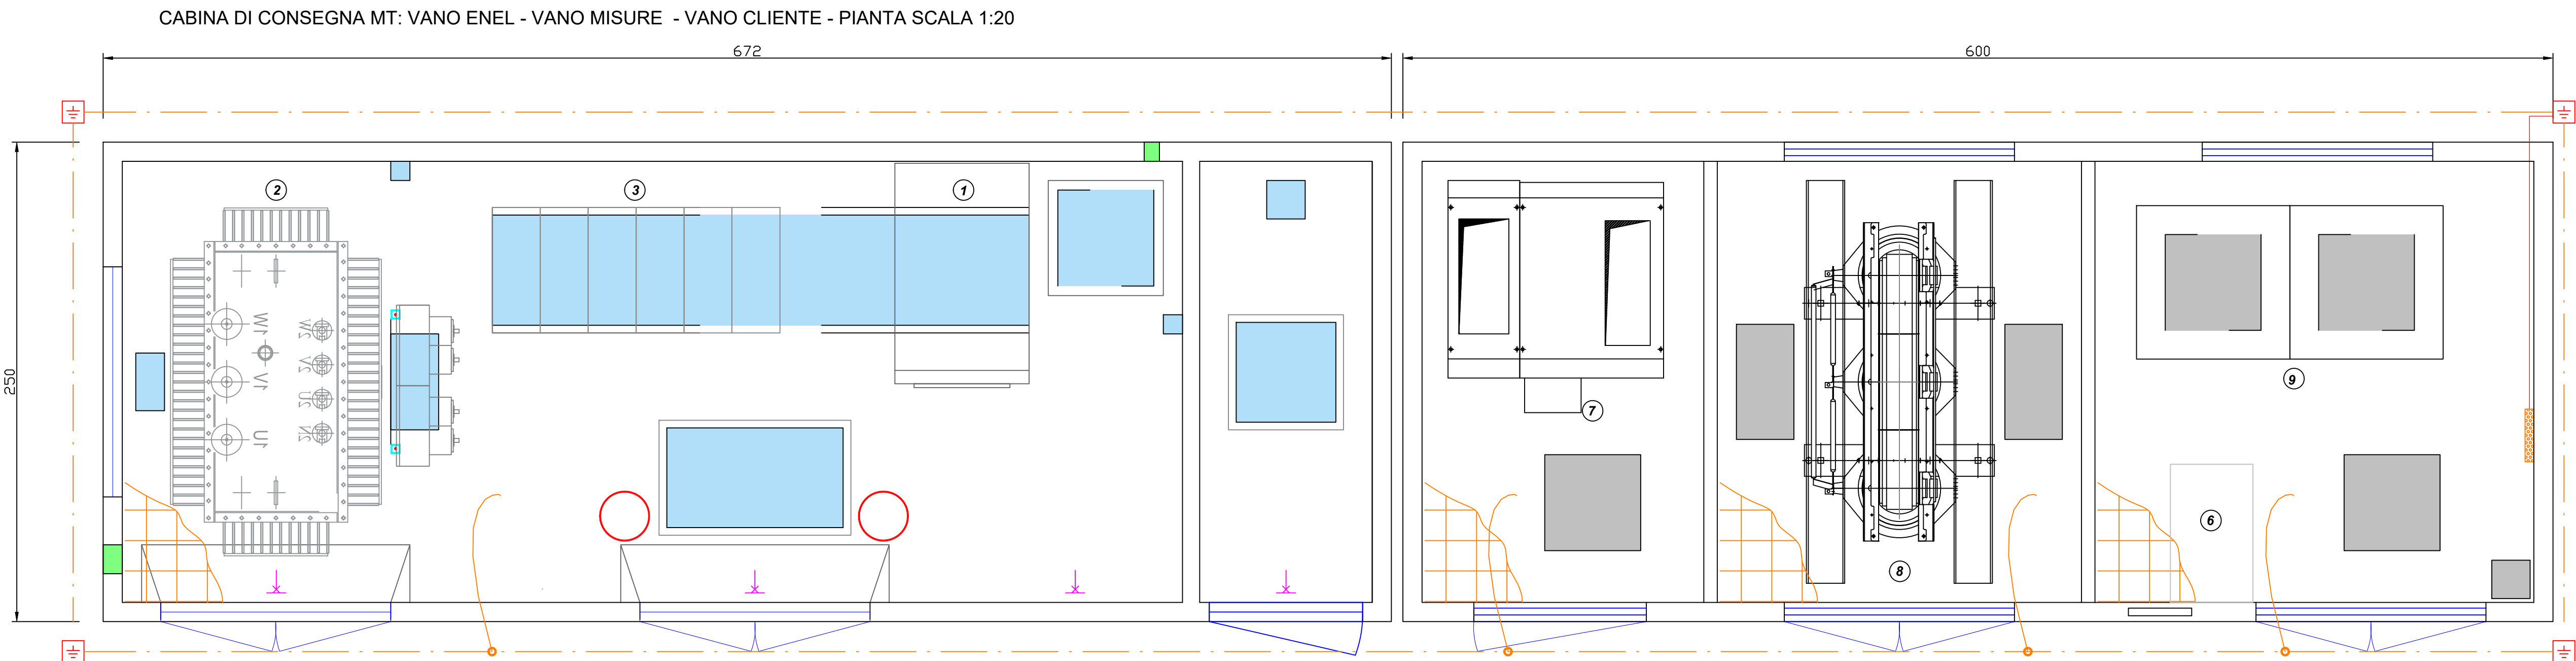

CABINA DI CONSEGNA MT: VANO ENEL - VANO MISURE - VANO CLIENTE - SEZIONE SCALA 1:20




LEGENDA


- 1) MODULI MT ENEL
 - 2) TRASFORMATORE ENEL
 - 3) PREDISP. QUADRO BT ENEL
 - 4) FORO A PAVIMENTO
 - 5) FORO CON CHIUSINO IN VTR (dim. cm 60x100)
 - 6) UPS/RACK DATI
 - 7) MODULI MT CLIENTE
 - 8) TRASFORMATORE MT/BT CLIENTE
 - 9) QUADRO BT CLIENTE
- Corda di rame nudo sez. 35 mmq
- Cavo isolato G/V
- Piastra collettrice di terra
- Dispensore a croce lunghezza 1,5 m in pozzetto 40x40 cm

NOTE IMPIANTI ELETTRICI


- 1) LE CARATTERISTICHE DEI CIRCUITI (TIPO DI CAVO, FORMAZIONE E SEZIONE) E DEI RELATIVI DISPOSITIVI DI PROTEZIONE E COMANDO SONO RIPORTATE NEGLI SCHEMI UNIFILARI DEI QUADRI ELETTRICI.
 - 2) TUTTE LE CONNESSIONI ELETTRICHE SARANNO REALIZZATE ESCLUSIVAMENTE MEDIANTE MORSETTI ISOLANTI, ALL'INTERNO DI SCATOLE DI DERIVAZIONE CON GRADO DI PROTEZIONE MINIMO IP40.
 - 3) PER TUTTI I RACCORDI TUBO-TUBO, TUBO-CASSETTA, CASSETTA-CAVI, PREVEDERE L'IMPIEGO DI PRESSATUBI O PRESSACAVI, IN GRADO DI GARANTIRE IL GRADO DI PROTEZIONE MINIMO IP40.
 - 4) PER OGNI SINGOLO CIRCUITO PREVEDERE CONDUTTORE DI PROTEZIONE DI COLORE GIALLO-VERDE E SEZIONE PARI ALLA CORRISPONDENTE SEZIONE DI FASE.
 - 5) TUTTE LE APPARECCHIATURE SARANNO COLLEGATE AL NODO COLLETTORE DI TERRA POSIZIONATO ALL'INTERNO O IN PROSSIMITA' DEL QUADRO ELETTRICO, ATTRAVERSO IL CONDUTTORE DI PROTEZIONE (PE).
 - 6) IL NODO COLLETTORE DI TERRA PRINCIPALE DI PIANO O ZONA SARA' INTERCONNESSO ATTRAVERSO IL CONDUTTORE DI PROTEZIONE PRINCIPALE, AL SISTEMA DI DISPERSIONE.
 - 7) IL POSIZIONAMENTO DELLE DOTAZIONI ELETTRICHE DEVE ESSERE COORDINATO, IN FASE DI REALIZZAZIONE DELLE OPERE, CON GLI ELEMENTI ARCHITETTONICI.
 - 8) LE CONDUTTURE (CASSETTE E TUBAZIONI) RELATIVE ALLE LINEE DI SEGNALE DEGLI IMPIANTI SPECIALI SARANNO SEPARATE ED INDIPENDENTI DA QUELLE RELATIVE ALLE LINEE DI POTENZA (ILLUMINAZIONE, FM).
 - 9) PER ULTERIORI DETTAGLI CIRCA L'ARCHITETTURA GENERALE DEGLI IMPIANTI SI RIMANDA AI RELATIVI SCHEMI GENERALI.
 - 10) IL PRESENTE ELENCO DI INDICAZIONI E' VALIDO SOLO PER DISCIPLINA IMPIANTISTICA.
- L'IMPIANTO LUCE-FM DEL LOCALE TECNICO IN USO AL DISTRIBUTORE COMPRENDERA':
- a. N.1 RACK BT (DY3005)
 - b. N.1 QUADRO ELETTRICO PER SERVIZI AUSILIARI PER INSTALLAZIONE RACK 19" (DY3016)
 - c. N.3 LAMPADE DI ILLUMINAZIONE (DY3021)
 - d. N.1 LAMPADA DI ILLUMINAZIONE CON SISTEMA DI EMERGENZA (DY3021)
 - e. N.1 INTERRUTTORE BIPOLARE IP242

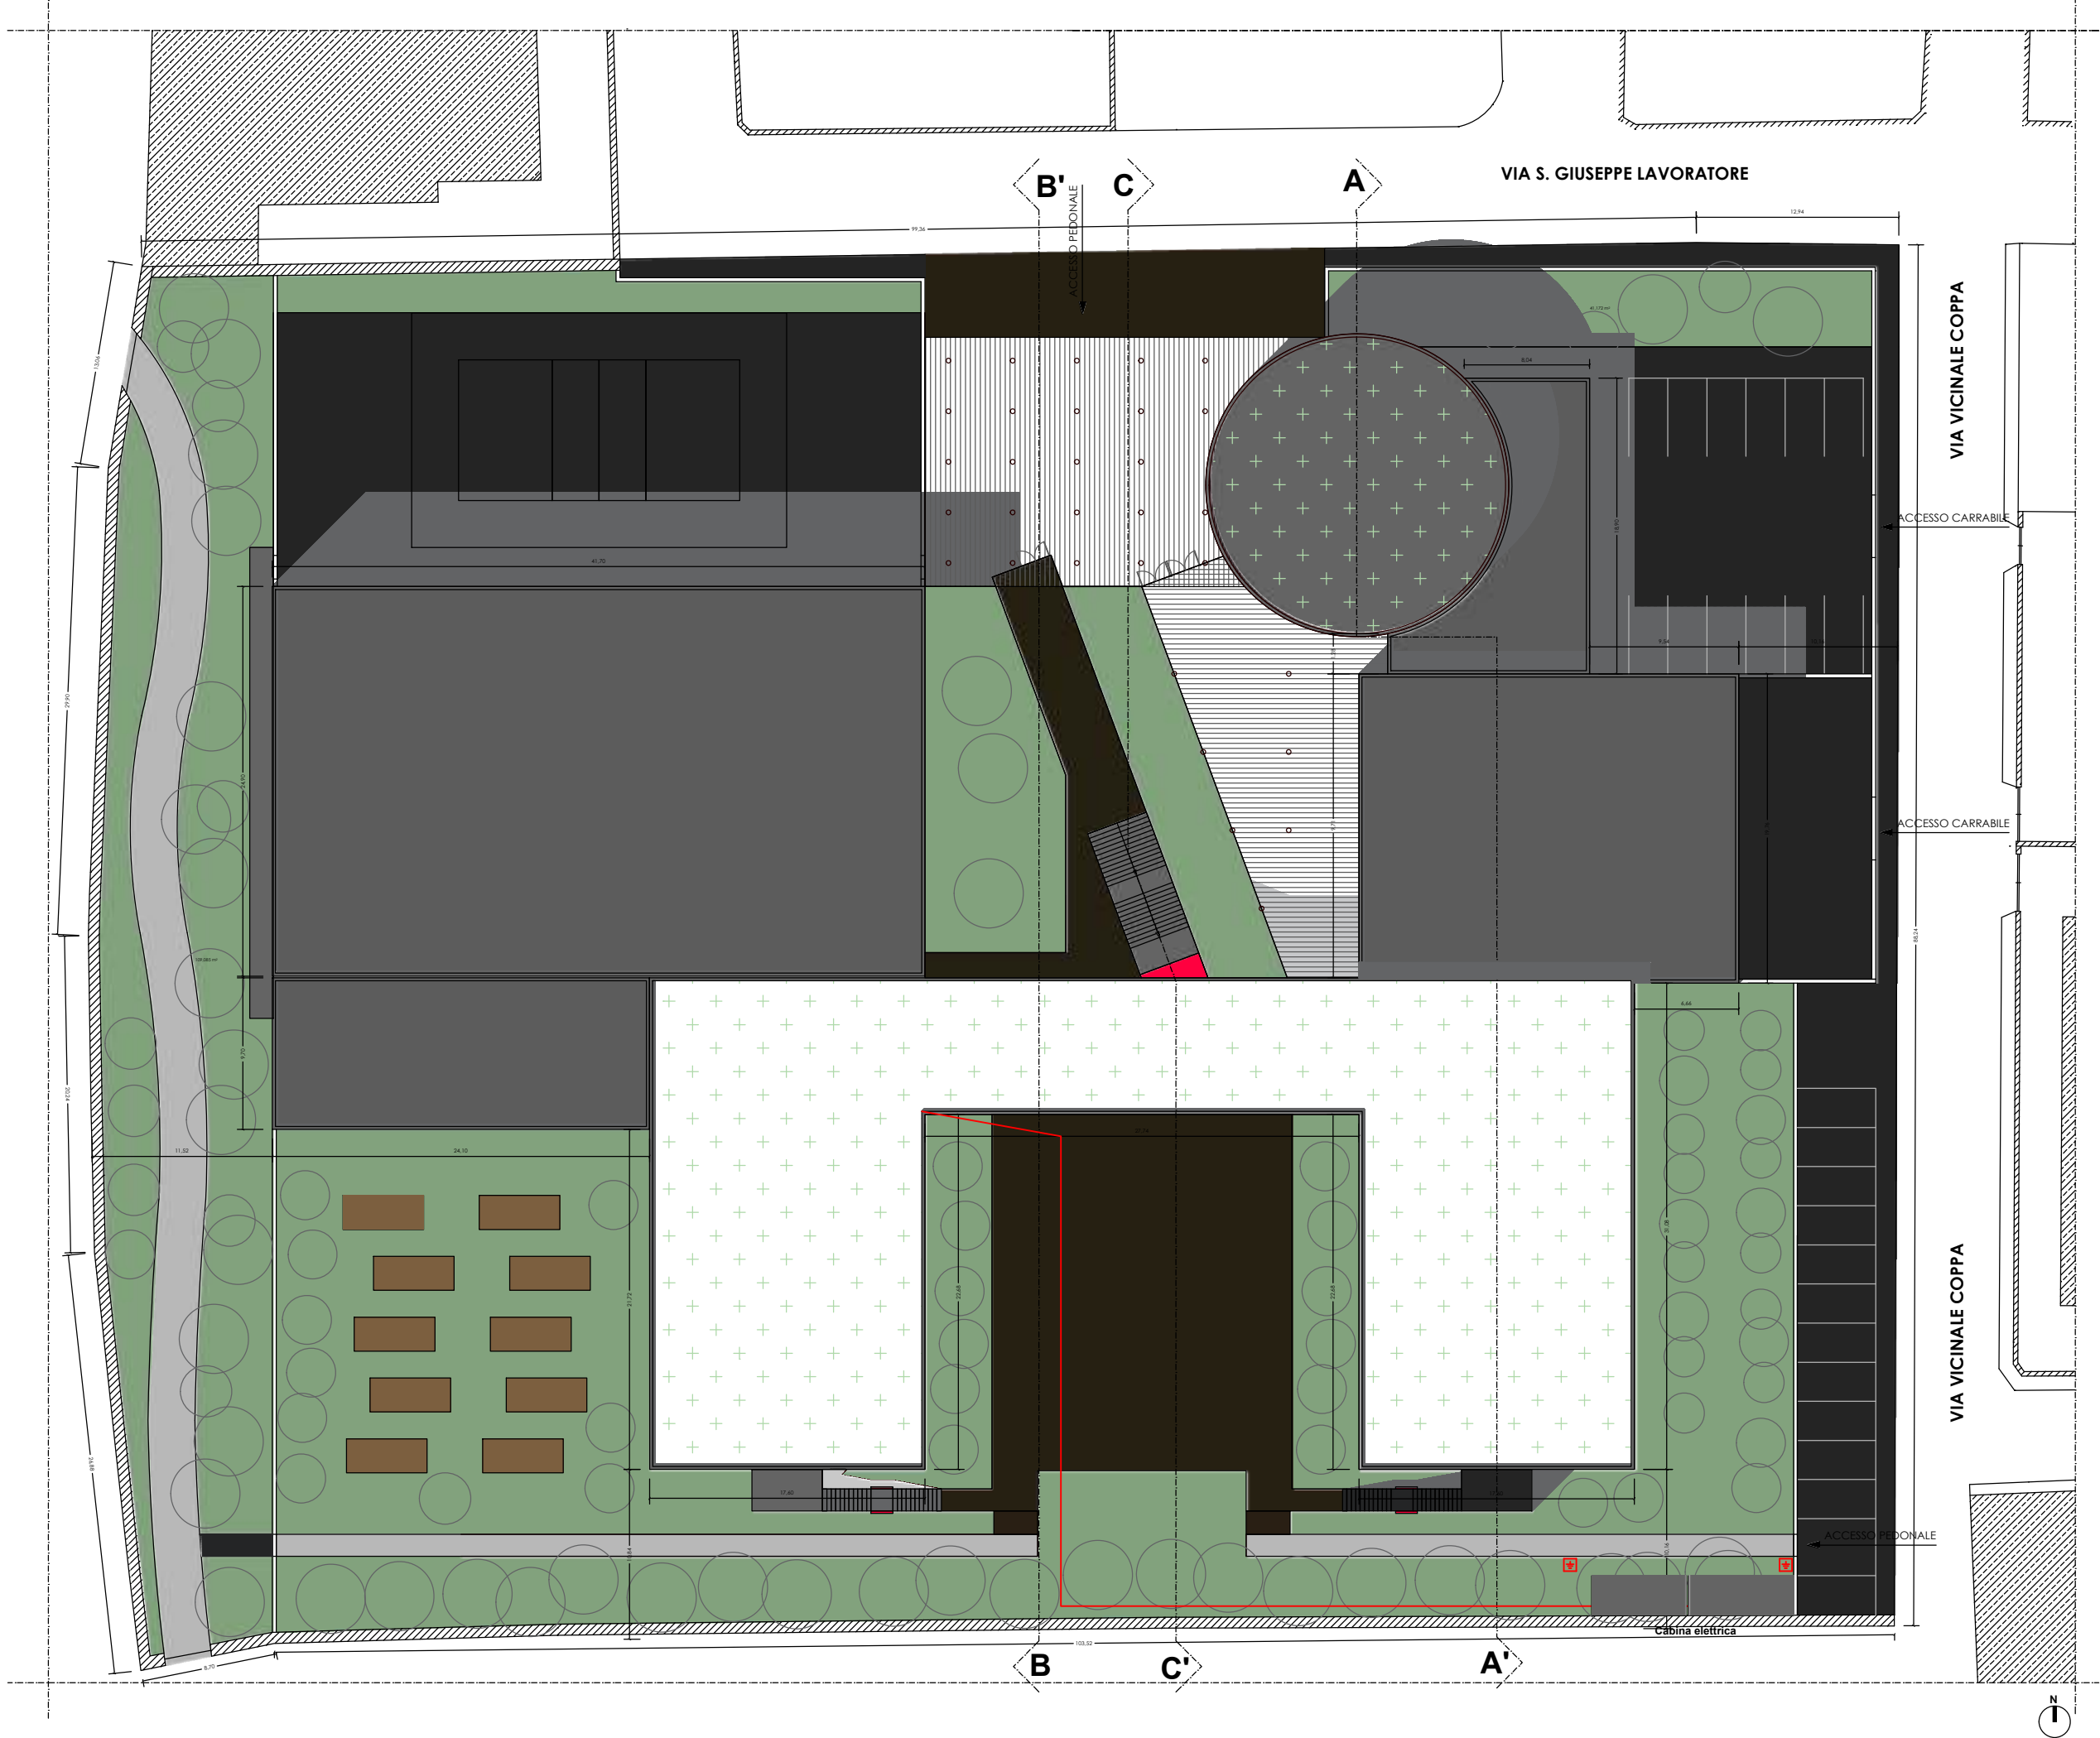


DETTAGLIO POZZETTO DI TERRA CON DISPENSORE

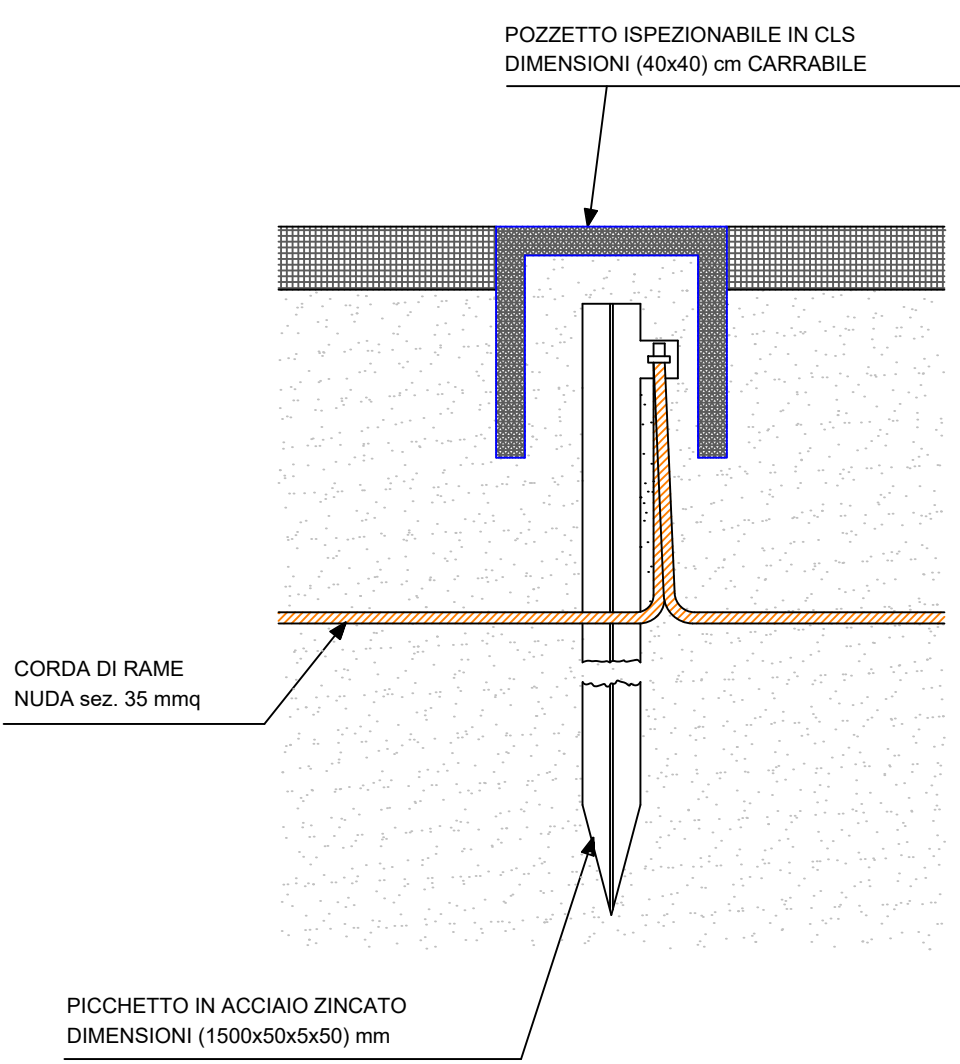

COLLETTORE DI TERRA CABINA MT/BT

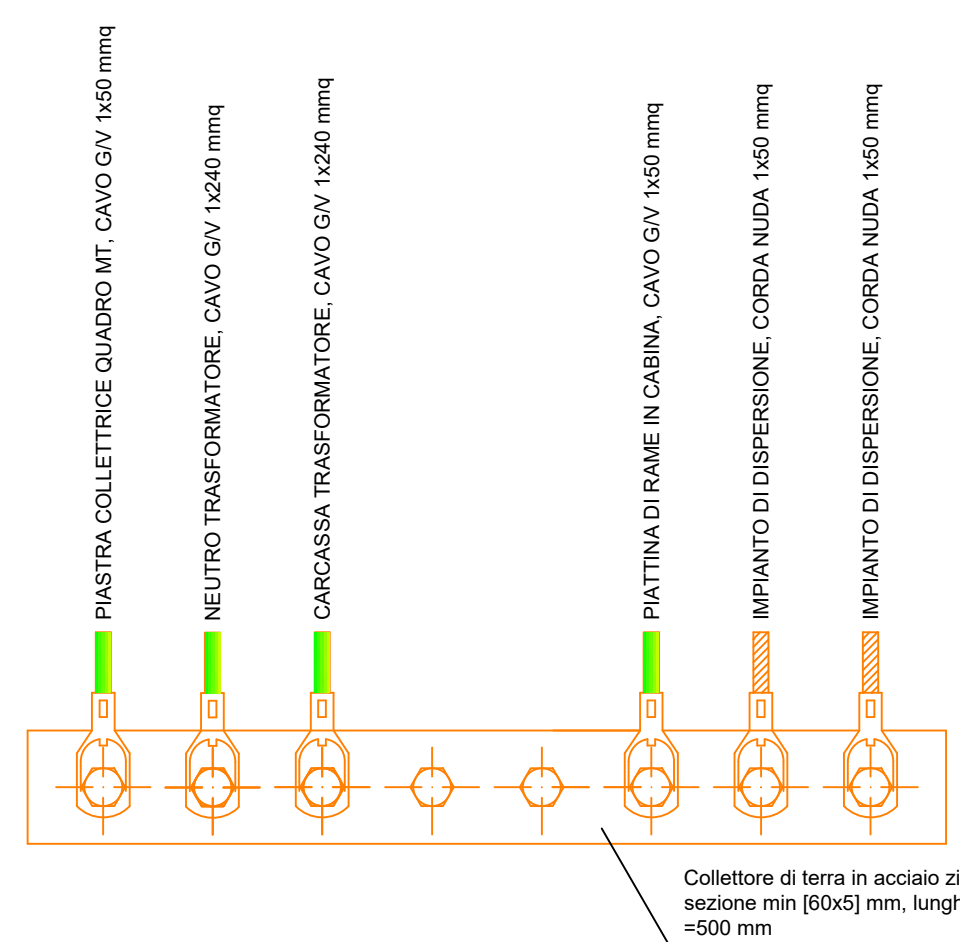

DETTAGLIO CAVIDOTTO INTERRATO
Cavi bt in uscita da cabina

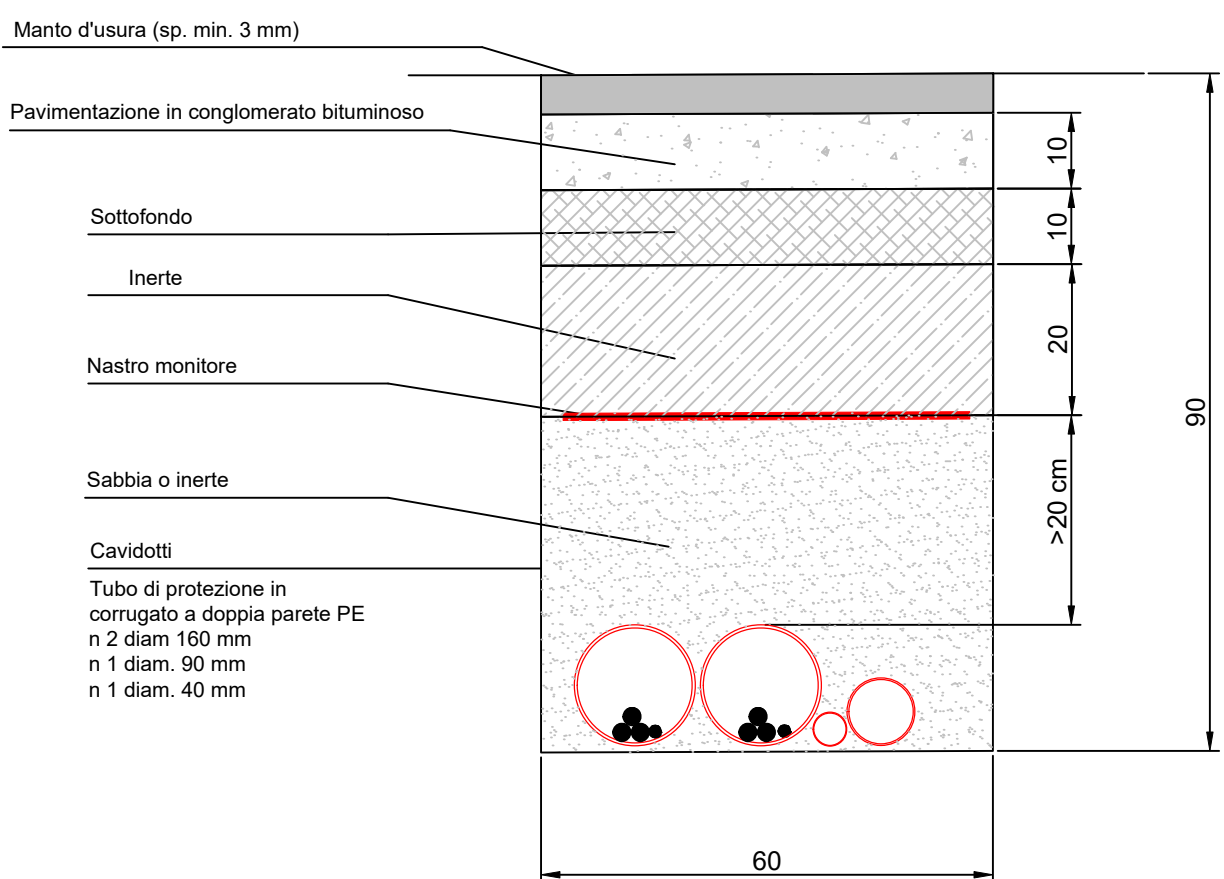

LAVORI DI RICOSTRUZIONE DEL PLESSO SCOLASTICO DI VIA FORNO - "I.C. BASILE DON MILANI" - CUP: J75E23000090009
PR CAMPANIA FESR 2021-2027 - ASSE 2 - OBIETTIVO SPECIFICO 2.1 AZIONE 2.1.3 E OBIETTIVO SPECIFICO 2.4 AZIONE 2.4.4

ELABORATI GRAFICI -Cabina elettrica e impianto di terra

LIVELLO DI PROGETTAZIONE: PROGETTO DI FATIBILITA' TECNICO-ECONOMICA
REVISIONE: DATA: TAVOLA IE-01
SCALA: varie

COMMITTENTE AMMINISTRAZIONE COMUNALE DI PARETE

DATA: Marzo 2025
PROGETTISTA: Ufficio Tecnico Comunale
RUP: Arch. Giuseppe Miraglia