


PIANTA PIANO PRIMO

Scala 1:100

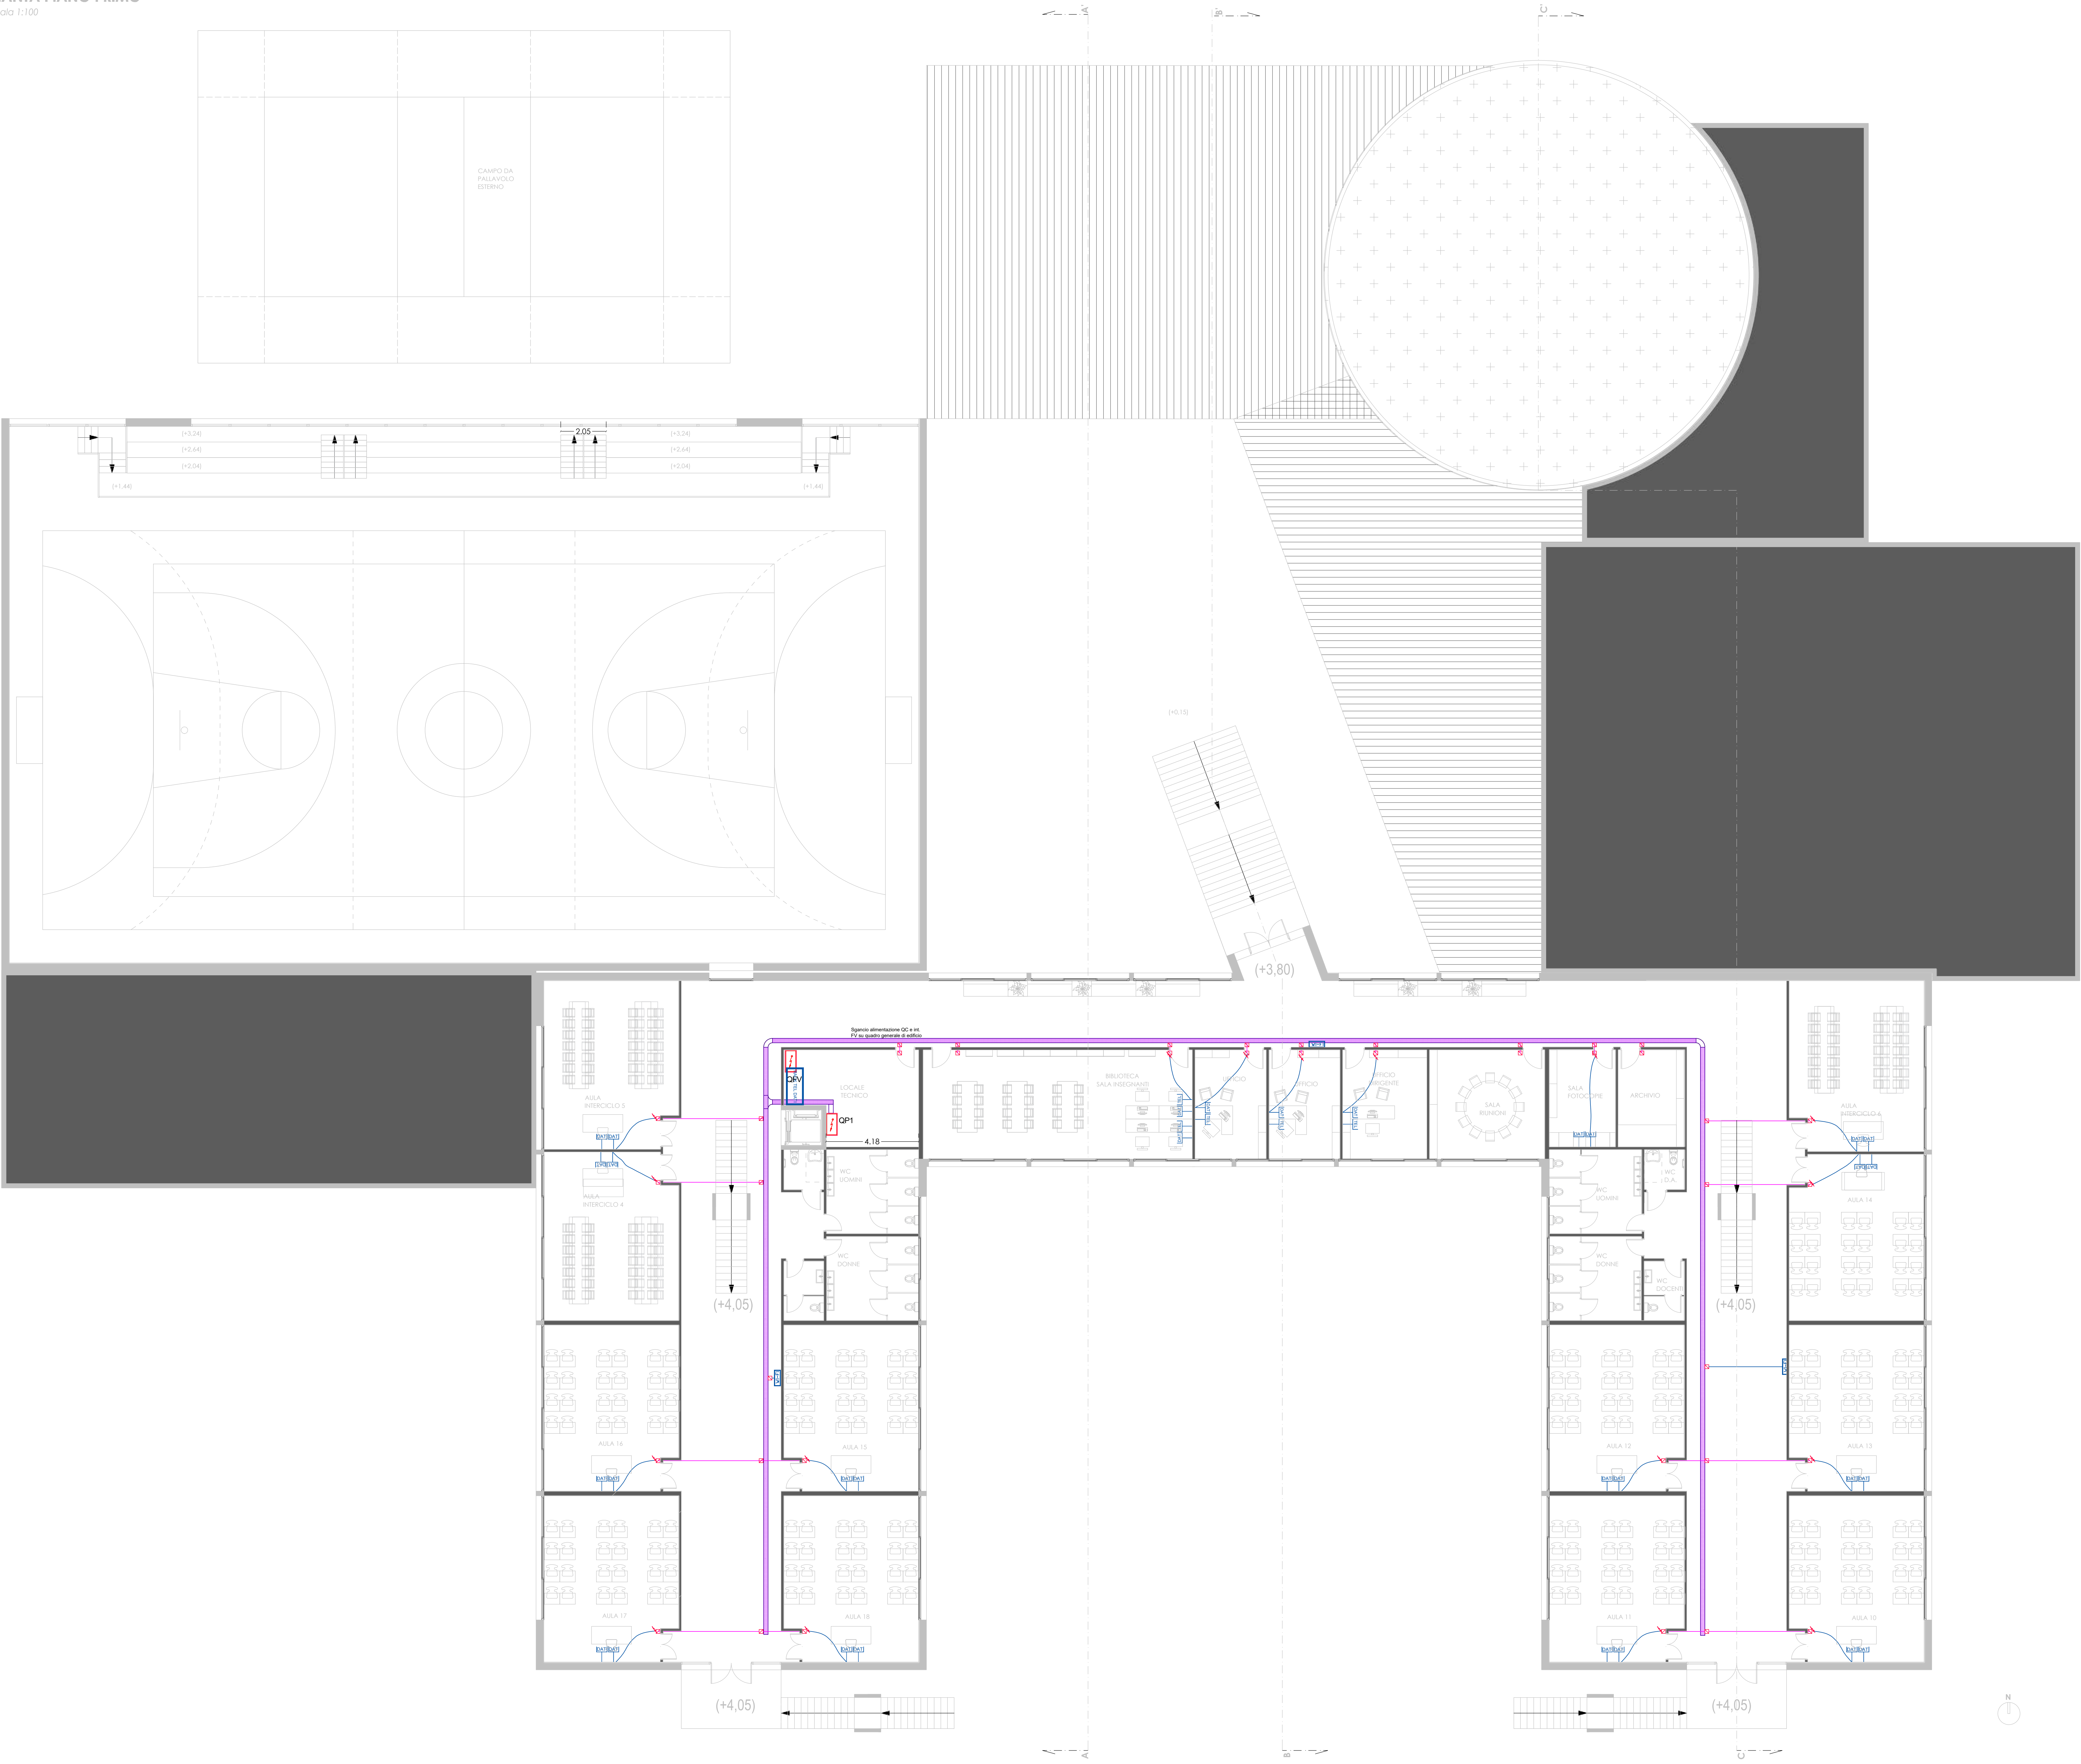

| LEGENDA CABLAGGIO STRUTTURATO |                                                                                                                           |
|-------------------------------|---------------------------------------------------------------------------------------------------------------------------|
|                               | Quadro Elettrico                                                                                                          |
|                               | N. 2 prese modulari tipo RJ45 cat. 6a per impianto trasmissione foris(eu IP) / dati                                       |
|                               | N. 2 prese modulari tipo RJ45 cat. 6a per impianto di trasmissione dati                                                   |
|                               | Access Point Wi-Fi                                                                                                        |
|                               | Cassetta di derivazione da incasso in tecnopolimero<br>Grado di protezione minimo IP40<br>Dimensioni minime 100x100x50 mm |
|                               | Cavo UTP cat. 6a in tubo flessibile sotto traccia o sotto pavimento                                                       |
|                               | RACK cablaggio strutturato                                                                                                |
|                               | Tubazione ascendente sotto traccia                                                                                        |



LAVORI DI RICOSTRUZIONE DEL PLESSO SCOLASTICO DI VIA FORNO - "I.C. BASILE DON MILANI" - CUP: J75E23000090009  
PR CAMPANIA FESR 2021-2027 - ASSE 2 - OBIETTIVO SPECIFICO 2.1 AZIONE 2.1.3 E OBIETTIVO SPECIFICO 2.4 AZIONE 2.4.4

ELABORATI GRAFICI - Piano primo: Cablaggio strutturato

|                           |                                           |        |        |
|---------------------------|-------------------------------------------|--------|--------|
| LIVELLO DI PROGETTAZIONE: | PROGETTO DI FATIBILITA' TECNICO-ECONOMICA | TAVOLA | ISP-04 |
| REVISIONE:                | DATA:                                     | SCALA  | 1:100  |

COMMITTENTE AMMINISTRAZIONE COMUNALE DI PARETE

|            |                          |                         |
|------------|--------------------------|-------------------------|
| DATA       | PROGETTISTA              | RUP                     |
| Marzo 2025 | Ufficio Tecnico Comunale | Arch. Giuseppe Miraglia |